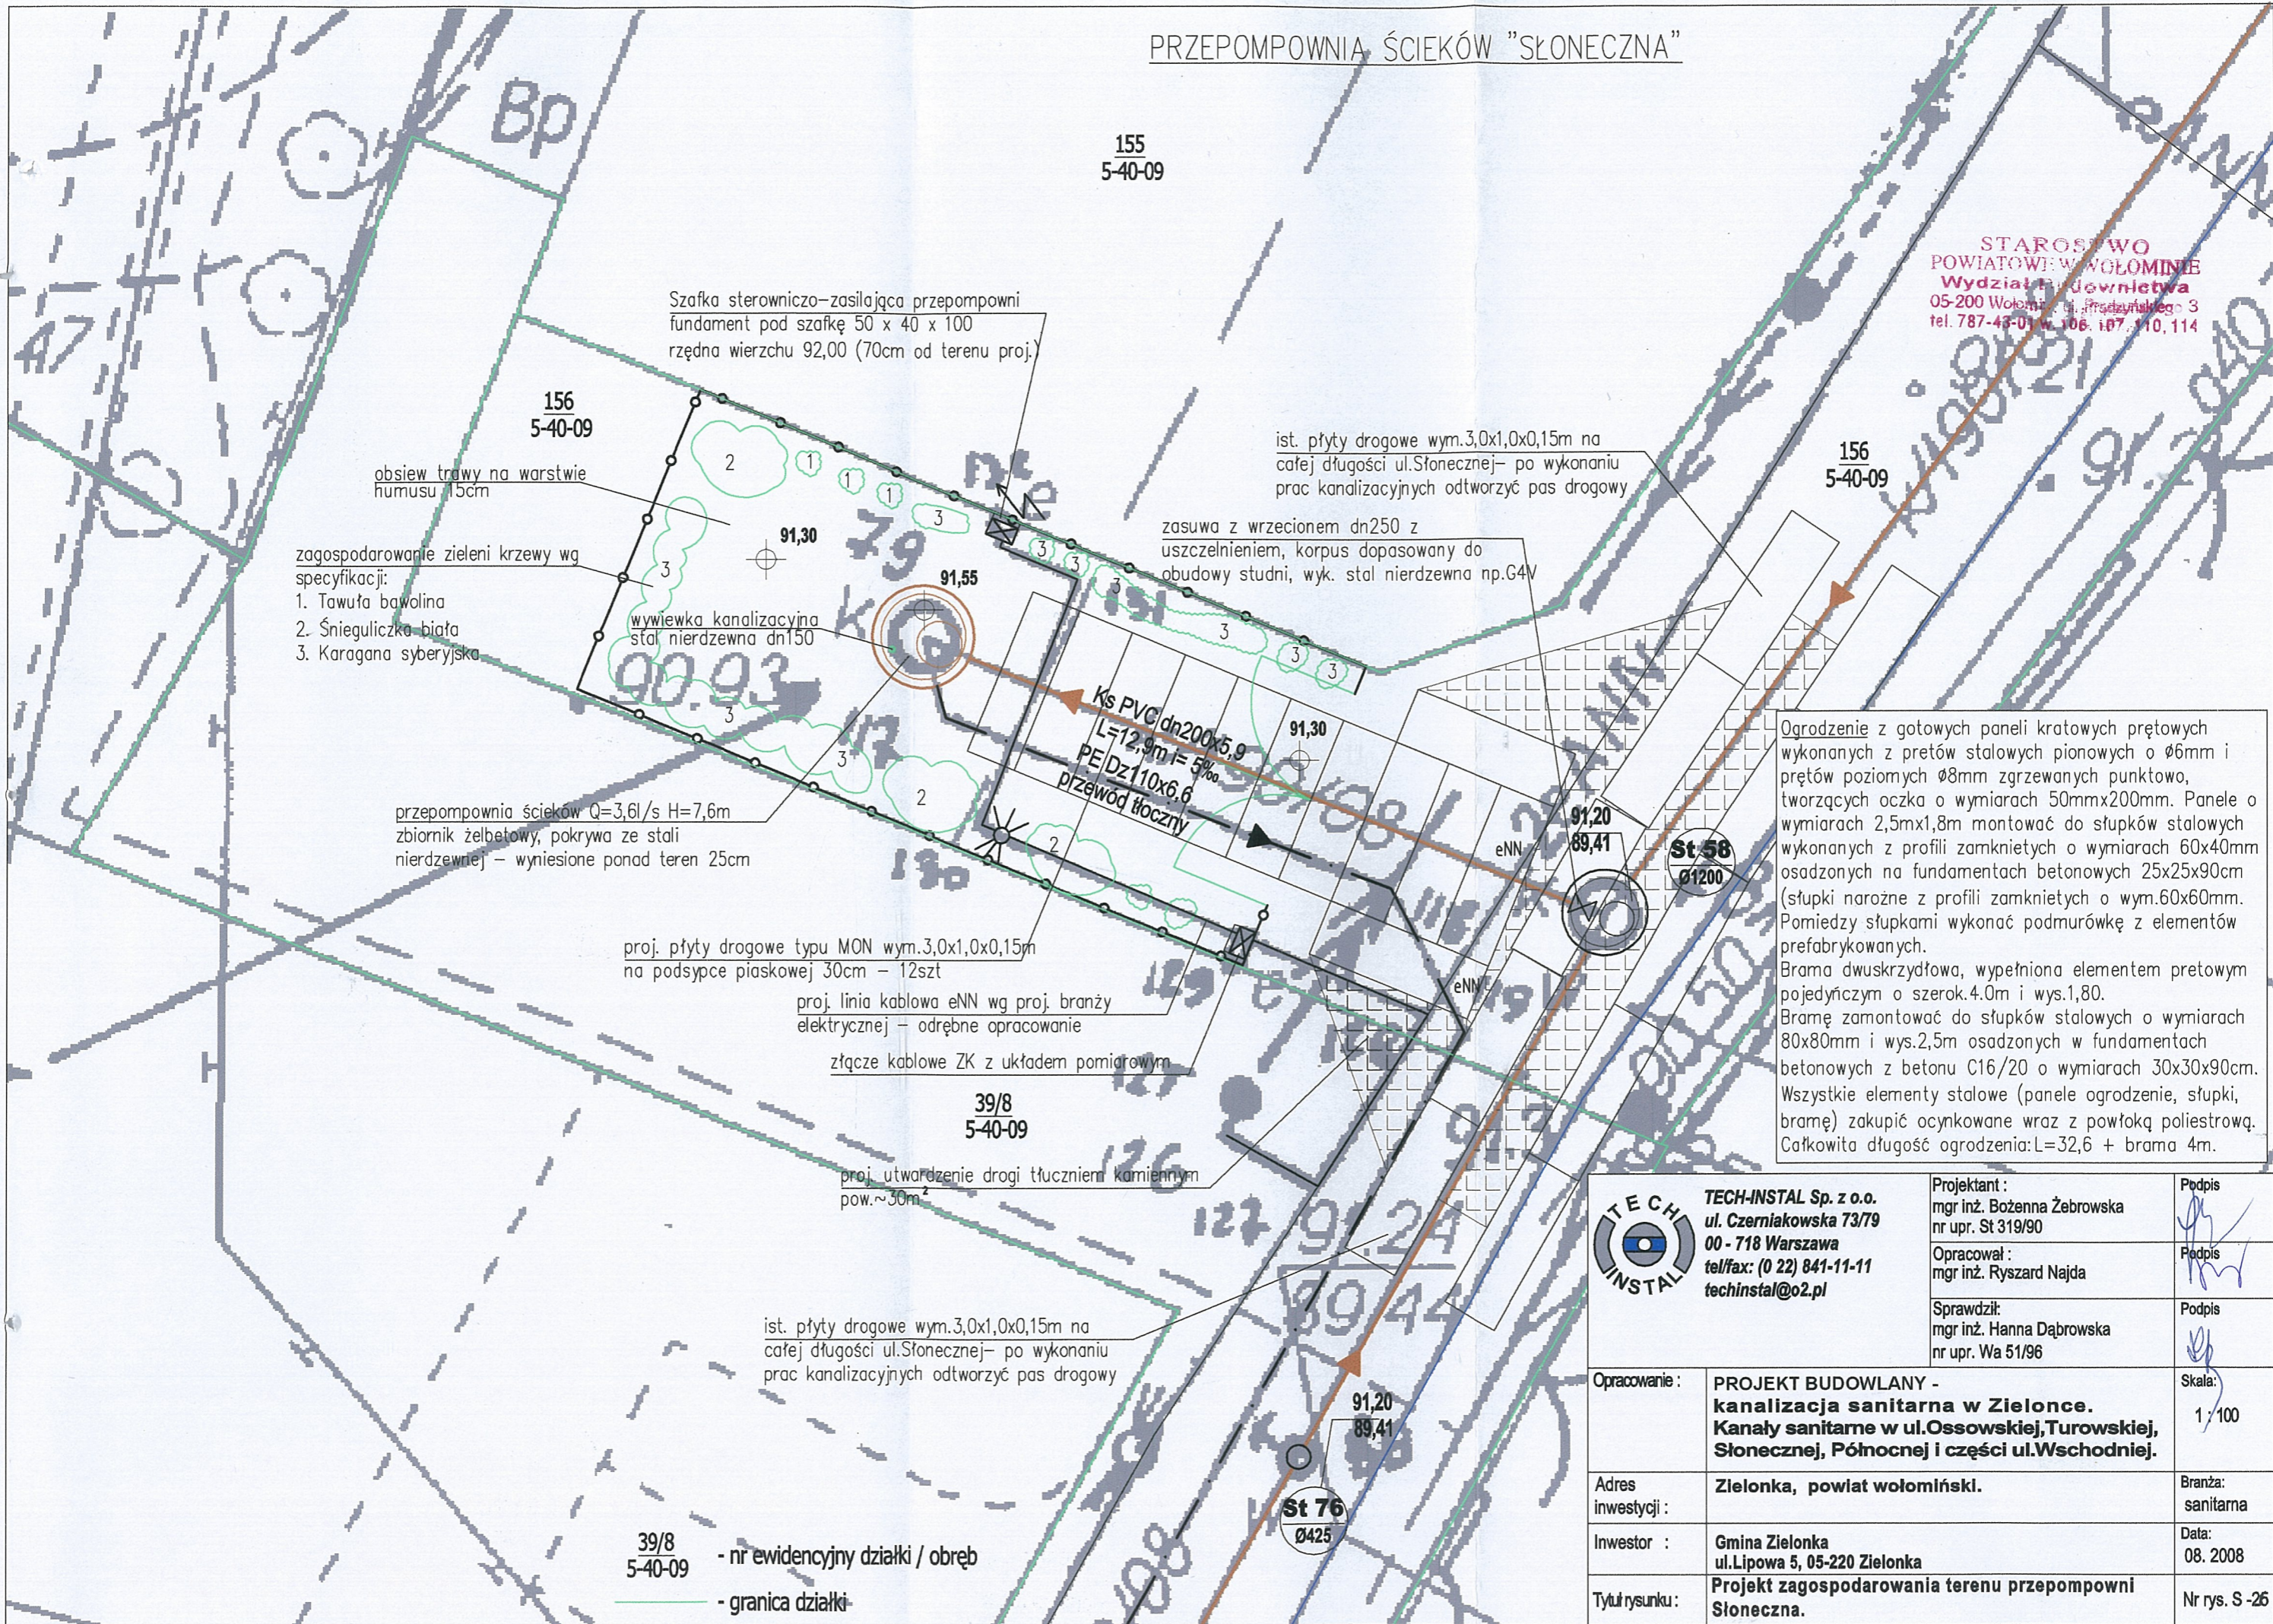


PRZEPOMPOWNIA ŚCIEKÓW "SŁONECZNA"



STAROSTWO
POWIATOWE W WOŁOMIŃIE
Wydział Budownictwa
05-200 Wołomin, ul. Przemysłowa 3
tel. 787-43-01, 106, 107, 110, 114

Szafka sterowniczo-zasilająca przepompowni
fundament pod szafkę 50 x 40 x 100
rzędna wierzchu 92,00 (70cm od terenu proj.)

obsiew trawy na warstwie
humusu 15cm

zagospodarowanie zieleni krzewy wg
specyfikacji:
1. Tawuła bawolina
2. Śnieguliczka biała
3. Karagana syberyjska

wywiewka kanalizacyjna
stal nierdzewna dn150

ist. płyty drogowe wym.3,0x1,0x0,15m na
całej długości ul.Słonecznej- po wykonaniu
prac kanalizacyjnych odtworzyć pas drogowy

zasuwa z wrzecionem dn250 z
uszczelnieniem, korpus dopasowany do
obudowy studni, wyk. stal nierdzewna np.G4V

przepompownia ścieków Q=3,6l/s H=7,6m
zbiornik żelbetowy, pokrywa ze stali
nierdzewnej - wyniesione ponad teren 25cm

proj. płyty drogowe typu MON wym.3,0x1,0x0,15m
na podsypce piaskowej 30cm - 12szt



 
 
proj. linia kablowa eNN wg proj. branży
elektrycznej - odrębne opracowanie

złącze kablowe ZK z układem pomiarowym

proj. utwardzenie drogi tłuczniem kamiennym
pow.~30m²

ist. płyty drogowe wym.3,0x1,0x0,15m na
całej długości ul.Słonecznej- po wykonaniu
prac kanalizacyjnych odtworzyć pas drogowy

Ogrodzenie z gotowych paneli kratowych prętowych
wykonanych z prętów stalowych pionowych o ϕ 6mm i
prętów poziomych ϕ 8mm zgrzewanych punktowo,
tworzących oczka o wymiarach 50mmx200mm. Panele o
wymiarach 2,5mx1,8m montować do słupków stalowych
wykonanych z profili zamkniętych o wymiarach 60x40mm
osadzonych na fundamentach betonowych 25x25x90cm
(słupki narożne z profili zamkniętych o wym.60x60mm.
Pomiędzy słupkami wykonać podmurówkę z elementów
prefabrykowanych.
Brama dwuskrzydłowa, wypełniona elementem prętowym
pojedynczym o szerok.4.0m i wys.1,80.
Bramę zamontować do słupków stalowych o wymiarach
80x80mm i wys.2,5m osadzonych w fundamentach
betonowych z betonu C16/20 o wymiarach 30x30x90cm.
Wszystkie elementy stalowe (panele ogrodzenia, słupki,
bramę) zakupić ocynkowane wraz z powłoką poliesterową.
Całkowita długość ogrodzenia:L=32,6 + brama 4m.

	TECH-INSTAL Sp. z o.o. ul. Czerniakowska 73/79 00 - 718 Warszawa tel/fax: (0 22) 841-11-11 techinstal@o2.pl	Projektant : mgr inż. Bożenna Żebrowska nr upr. St 319/90	Podpis 
		Opracował : mgr inż. Ryszard Najda	Podpis 
		Sprawdził: mgr inż. Hanna Dąbrowska nr upr. Wa 51/96	Podpis 
Opracowanie :	PROJEKT BUDOWLANY - kanalizacja sanitarna w Zielonce. Kanaly sanitarne w ul.Ossowskiej, Turowskiej, Słonecznej, Północnej i części ul.Wschodniej.		Skala: 1 : 100
Adres inwestycji :	Zielonka, powiat wołomiński.		Branża: sanitarna
Inwestor :	Gmina Zielonka ul.Lipowa 5, 05-220 Zielonka		Data: 08. 2008
Tytuł rysunku :	Projekt zagospodarowania terenu przepompowni Słoneczna.		Nr rys. S -26

39/8
5-40-09 - nr ewidencyjny działki / obręb
- granica działki