


RZUT

ZBIORNIK WODY UZDATNIONEJ V=900m³

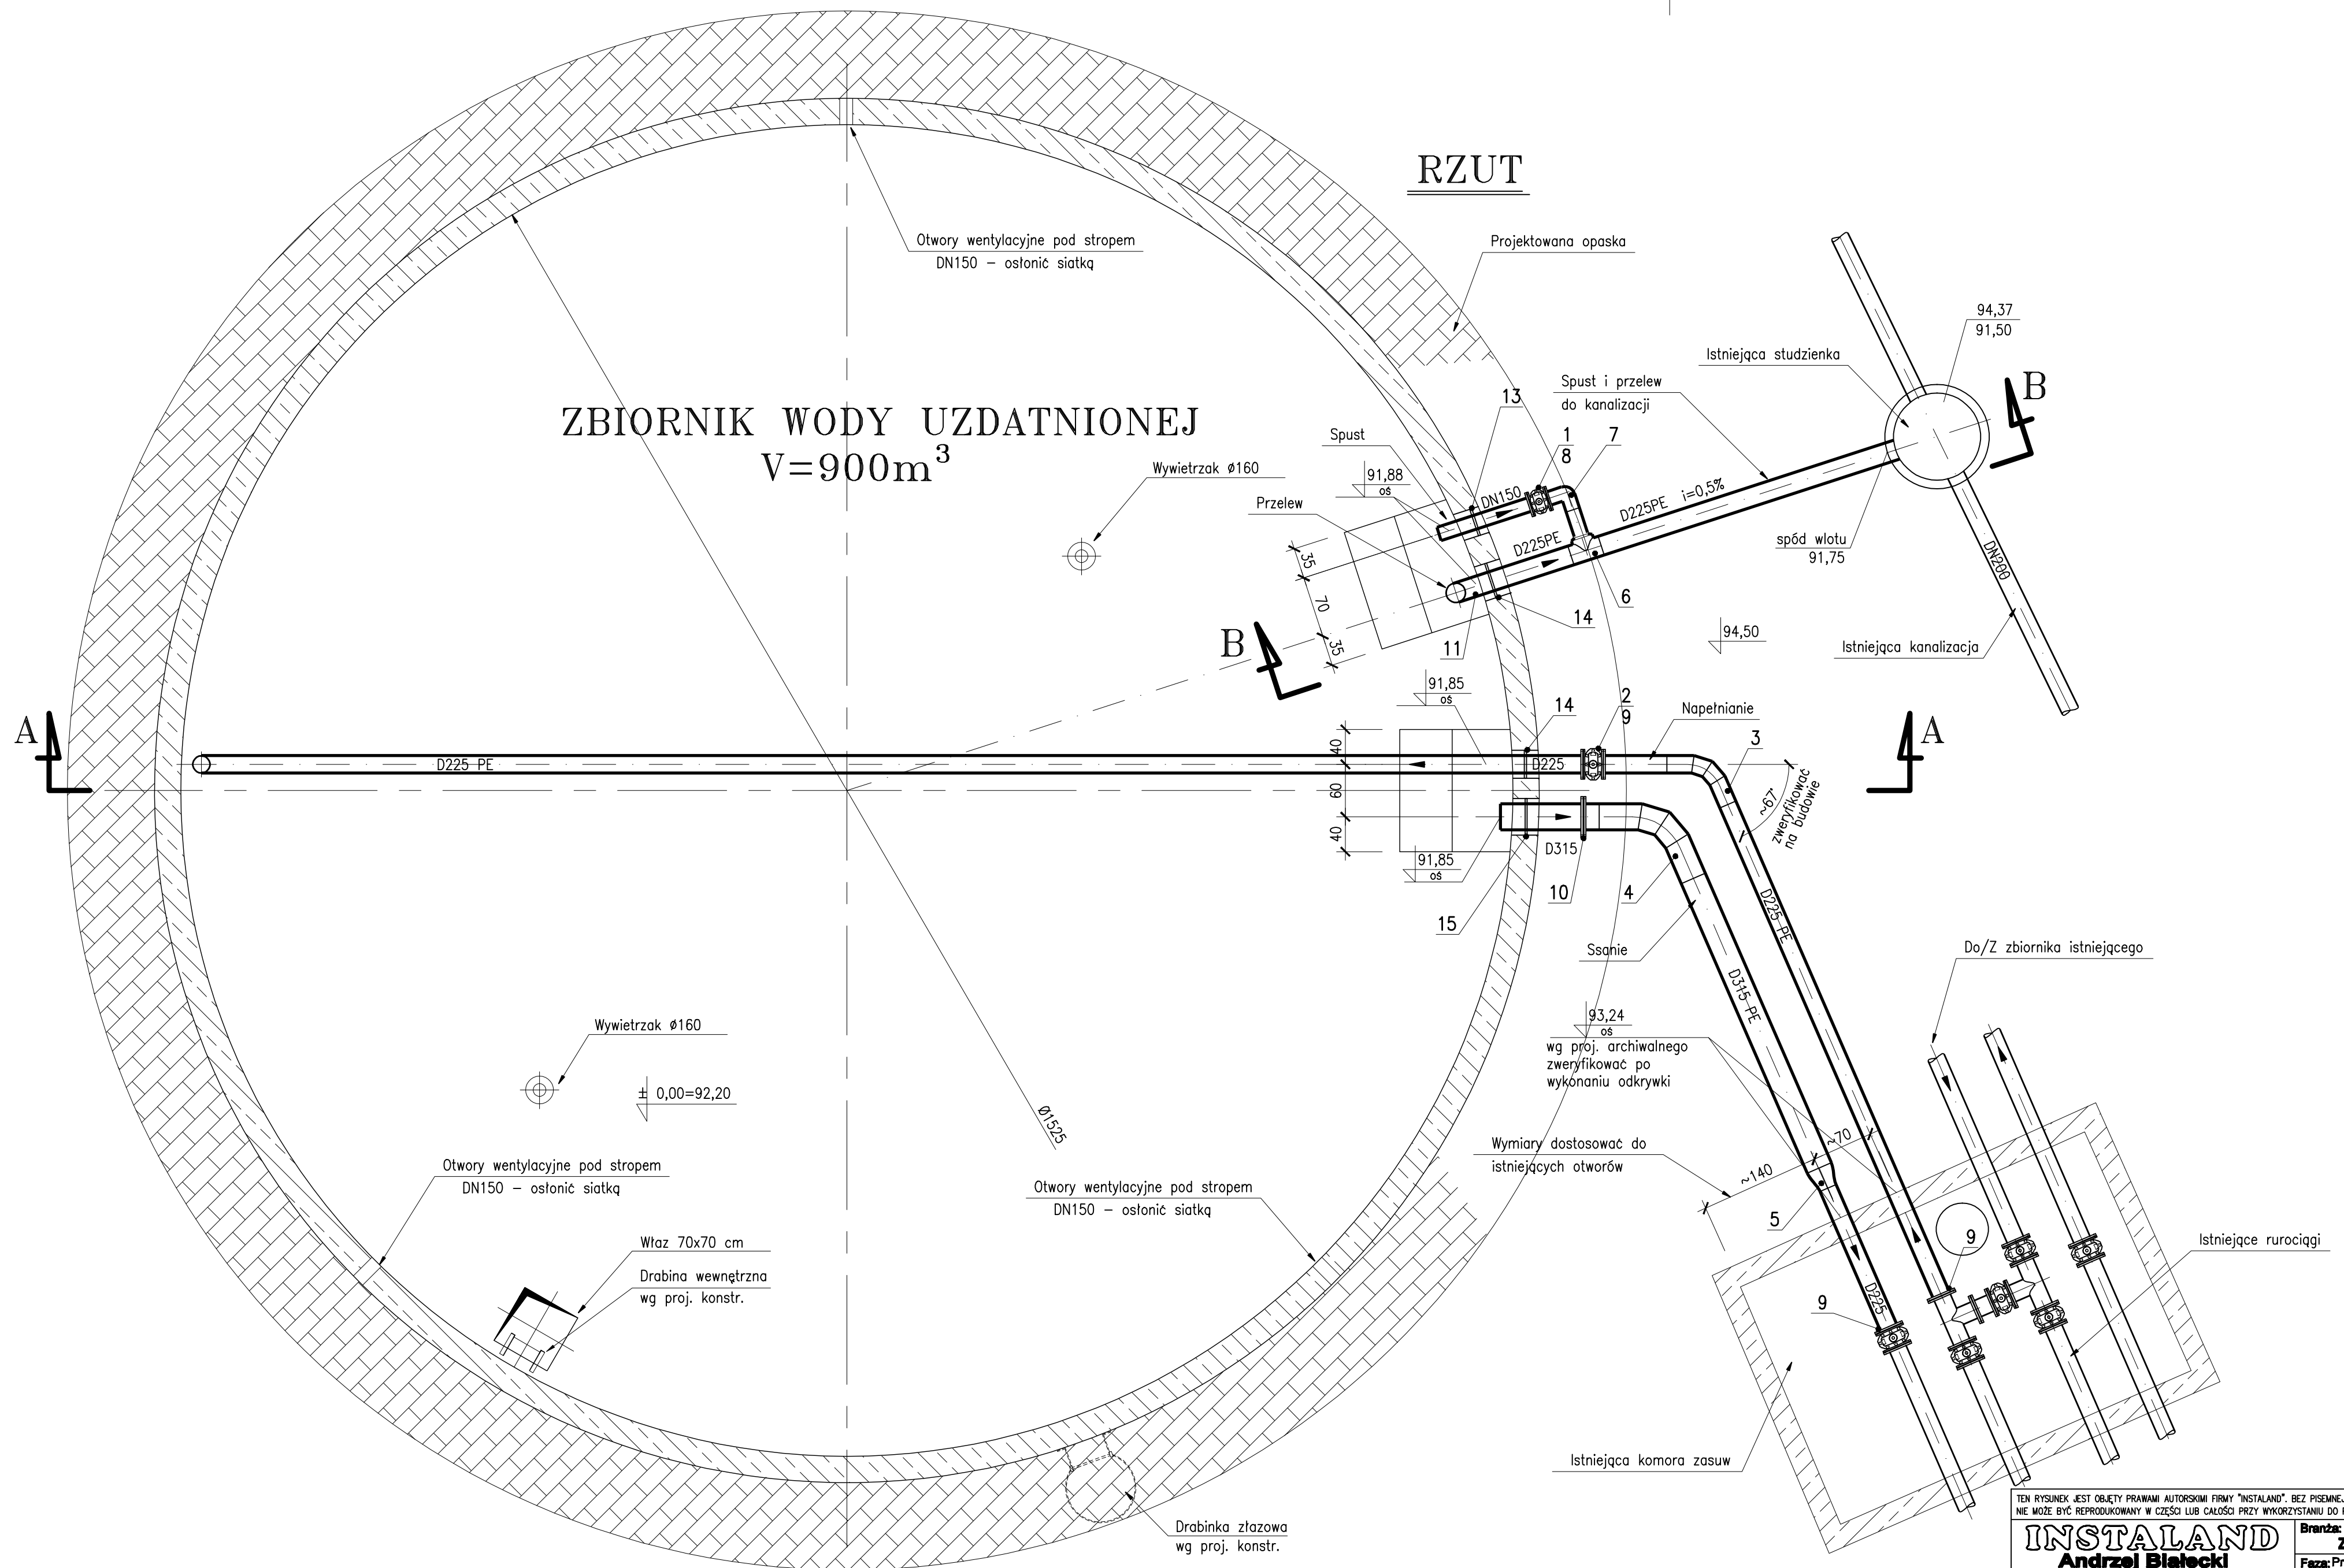

TEN RYSUNEK JEST OBJEKT PRAWAMI AUTORSKIMI FIRMY "INSTALAND". BEZ PISEMNEJ ZGODY NIE MOŻE BYĆ REPRODUKOWANY W CAŁOŚCI LUB CZĘŚCI PRZY WYKORZYSTANIU DO PRAC BUDOWLANYCH

INSTALAND Andrzej Bialecki 02-784 Warszawa, ul. Jana Cybisa 6 m 46		Branża: RUROCIĄGI ZEWNETRZNE Faza: Proj. Budowlano Wykonawczy
Temat: PROJEKT ZBIORNIKA NA WODE PITNA (UZDATNIONA) V=900m³ WRAZ Z JEGO UZBROJENIEM DLA STACJI UZATNIANIA WODY PRZY ul. INŻYNIERSKIEJ W ZIELONCE		
Nazwa rysunku:	ZBIORNIK WODY UZDATNIONEJ RZUT ZBIORNIKA	
Projektował:	Andrzej Bialecki nr upr. St-523/85 i Wa-357/82	Skala: 1:50
Opracował:	mgr inż. Robert Gajda	Data: 04.2010
Sprawdzał:	mgr inż. Janina Zimmer nr upr. St-867/83 i Wa-1060/84	Rys. nr. 2