


RYZNA DO CELÓW PROJEKTOWYCH

Adres: ul. Zielonca 2017	03.2015
Skala: 1:500	NR RYSUNKU: 1
Temat: SIEC WODCIĄGOWA W PASIE DROGI WOLEWODZKIEJ NR 631	
Dz. nr ew. 1/2 obręb 4-90-01 oraz dz. nr ew. 77 obręb 4-80-05	

**Mazowiecki Zarząd Dróg
 Województwa Mazowieckiego
 ul. Kutuzowskiego 31, 00-330 Warszawa
 Region Drogowy Wolność - Kasa i Dofin. Maz.
 ul. Koszykowa 1
 PROJEKT UŻYCIOWY 7747-2015-DR-06**

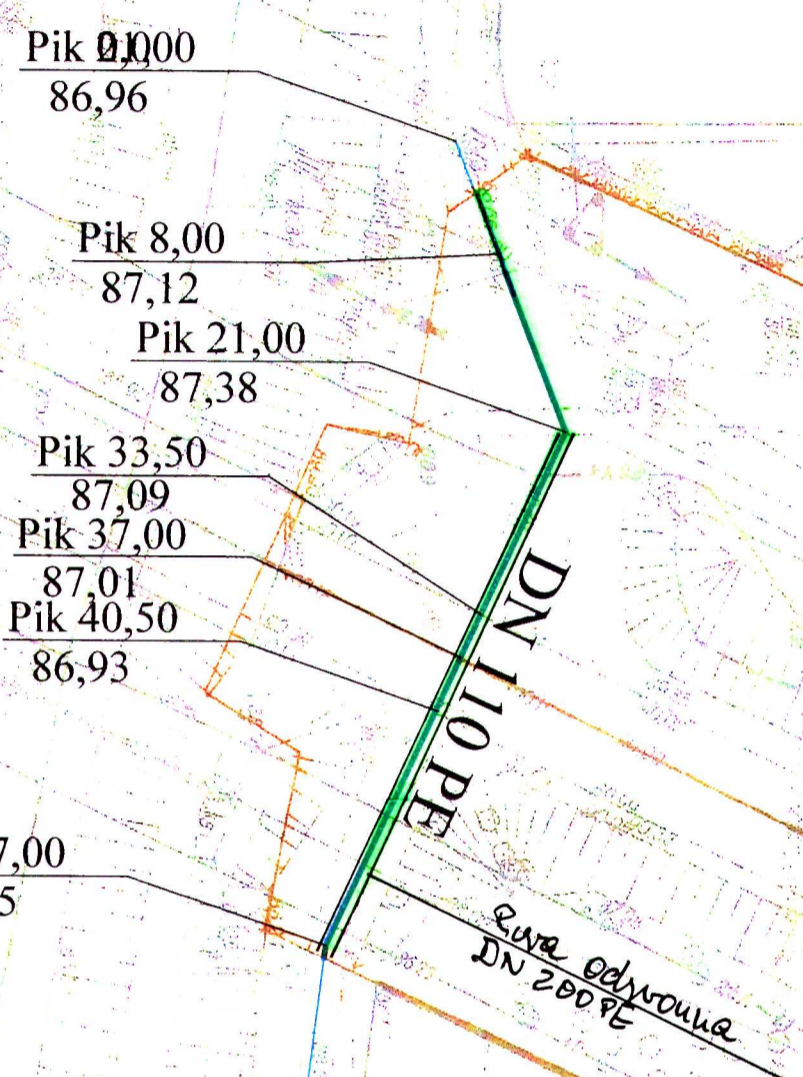

LEGENDA
 sieć wodociągowa
 obszar obsługi
 granice posesi drogowej

mgr inż. TOMASZ TOMCZYŃSKI
 Projektant i autor wykonania
 nr upraw. Wz. 1010/93
 20.02.2016

TOM-PRO INWEST

TYTUŁ RYSUNKU: PROJEKT ZAGOSPODAROWANIA TERENU

TEMAT: SIEC WODCIĄGOWA W PASIE DROGI WOLEWODZKIEJ NR 631 w m. Zielonca, ul. Piłsudskiego

Dz. nr ew. 1/2 obręb 4-90-01 oraz dz. nr ew. 77 obręb 4-80-05

OPRACOWAŁ: mgr inż. Tomasz Tomczyński upr. Wa 1010/93

PROJEKTOWAŁ: mgr inż. Włodzisław Gotowicz upr. St-446/81

SPRACOWAŁ: mgr inż. Andrzej Brachla upr. MAZ/0501/POOS/06

DATA: 03.2015

STADIUM: P.B.

SKALA: 1:500

NR RYSUNKU: 1