

RZUT PARTERU skala 1:75

LEGENDA

--- ciepła woda

— zimna woda

W pion wodny

ZZ-EA - zawór antyskażeniowy

W - wodomierz



ZC - zawór czerpalny ze złączką do węży

Ø16x2,0 - rura PE-RT/AL/PE-RT 16x2,0 mm

Ø20x2,0 - rura PE-RT/AL/PE-RT 20x2,0 mm

Ø25x2,5 - rura PE-RT/AL/PE-RT 25x3,5 mm

ZESTAWIENIE POWIERZCHNI UŻYTKOWEJ PRZYZIEMIA		
m ² FL/		
NR POMIESZCZENIA (Zone Number/)	NAZWA POMIESZCZENIA (Zone Name/)	POW. UŻYTKOWA /Areal/
0.01	WIATROLAP	6,34
0.02	STREFA WEJŚCIOWA	29,35
0.03	POKÓJ	9,81
0.04	POKÓJ	11,65
0.05	POKÓJ	10,21
0.06	WC	8,71
0.07	WC	9,83
0.08	HOL	37,59
0.09	POKÓJ	22,70
0.10	POKÓJ	11,72
0.11	POKÓJ	16,88
0.12	POKÓJ	22,60
0.13	DZIAŁ TECHNICZNY	24,99
0.14	KIEROWNIK	12,71
0.15	SALA NARAD	26,29
0.16	POKÓJ	15,13
0.17	POM. SOCJALNE	13,08
0.18	POM. TECHNICZNE	7,53
0.19	SERWER	3,00
0.20	KOTŁOWNIA	10,25
0.21	POM. PORZĄDKOWE	7,88
		318,25 m²

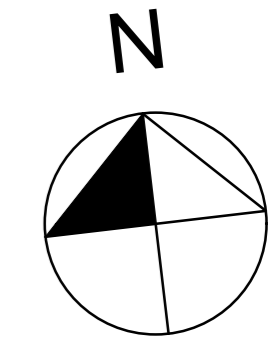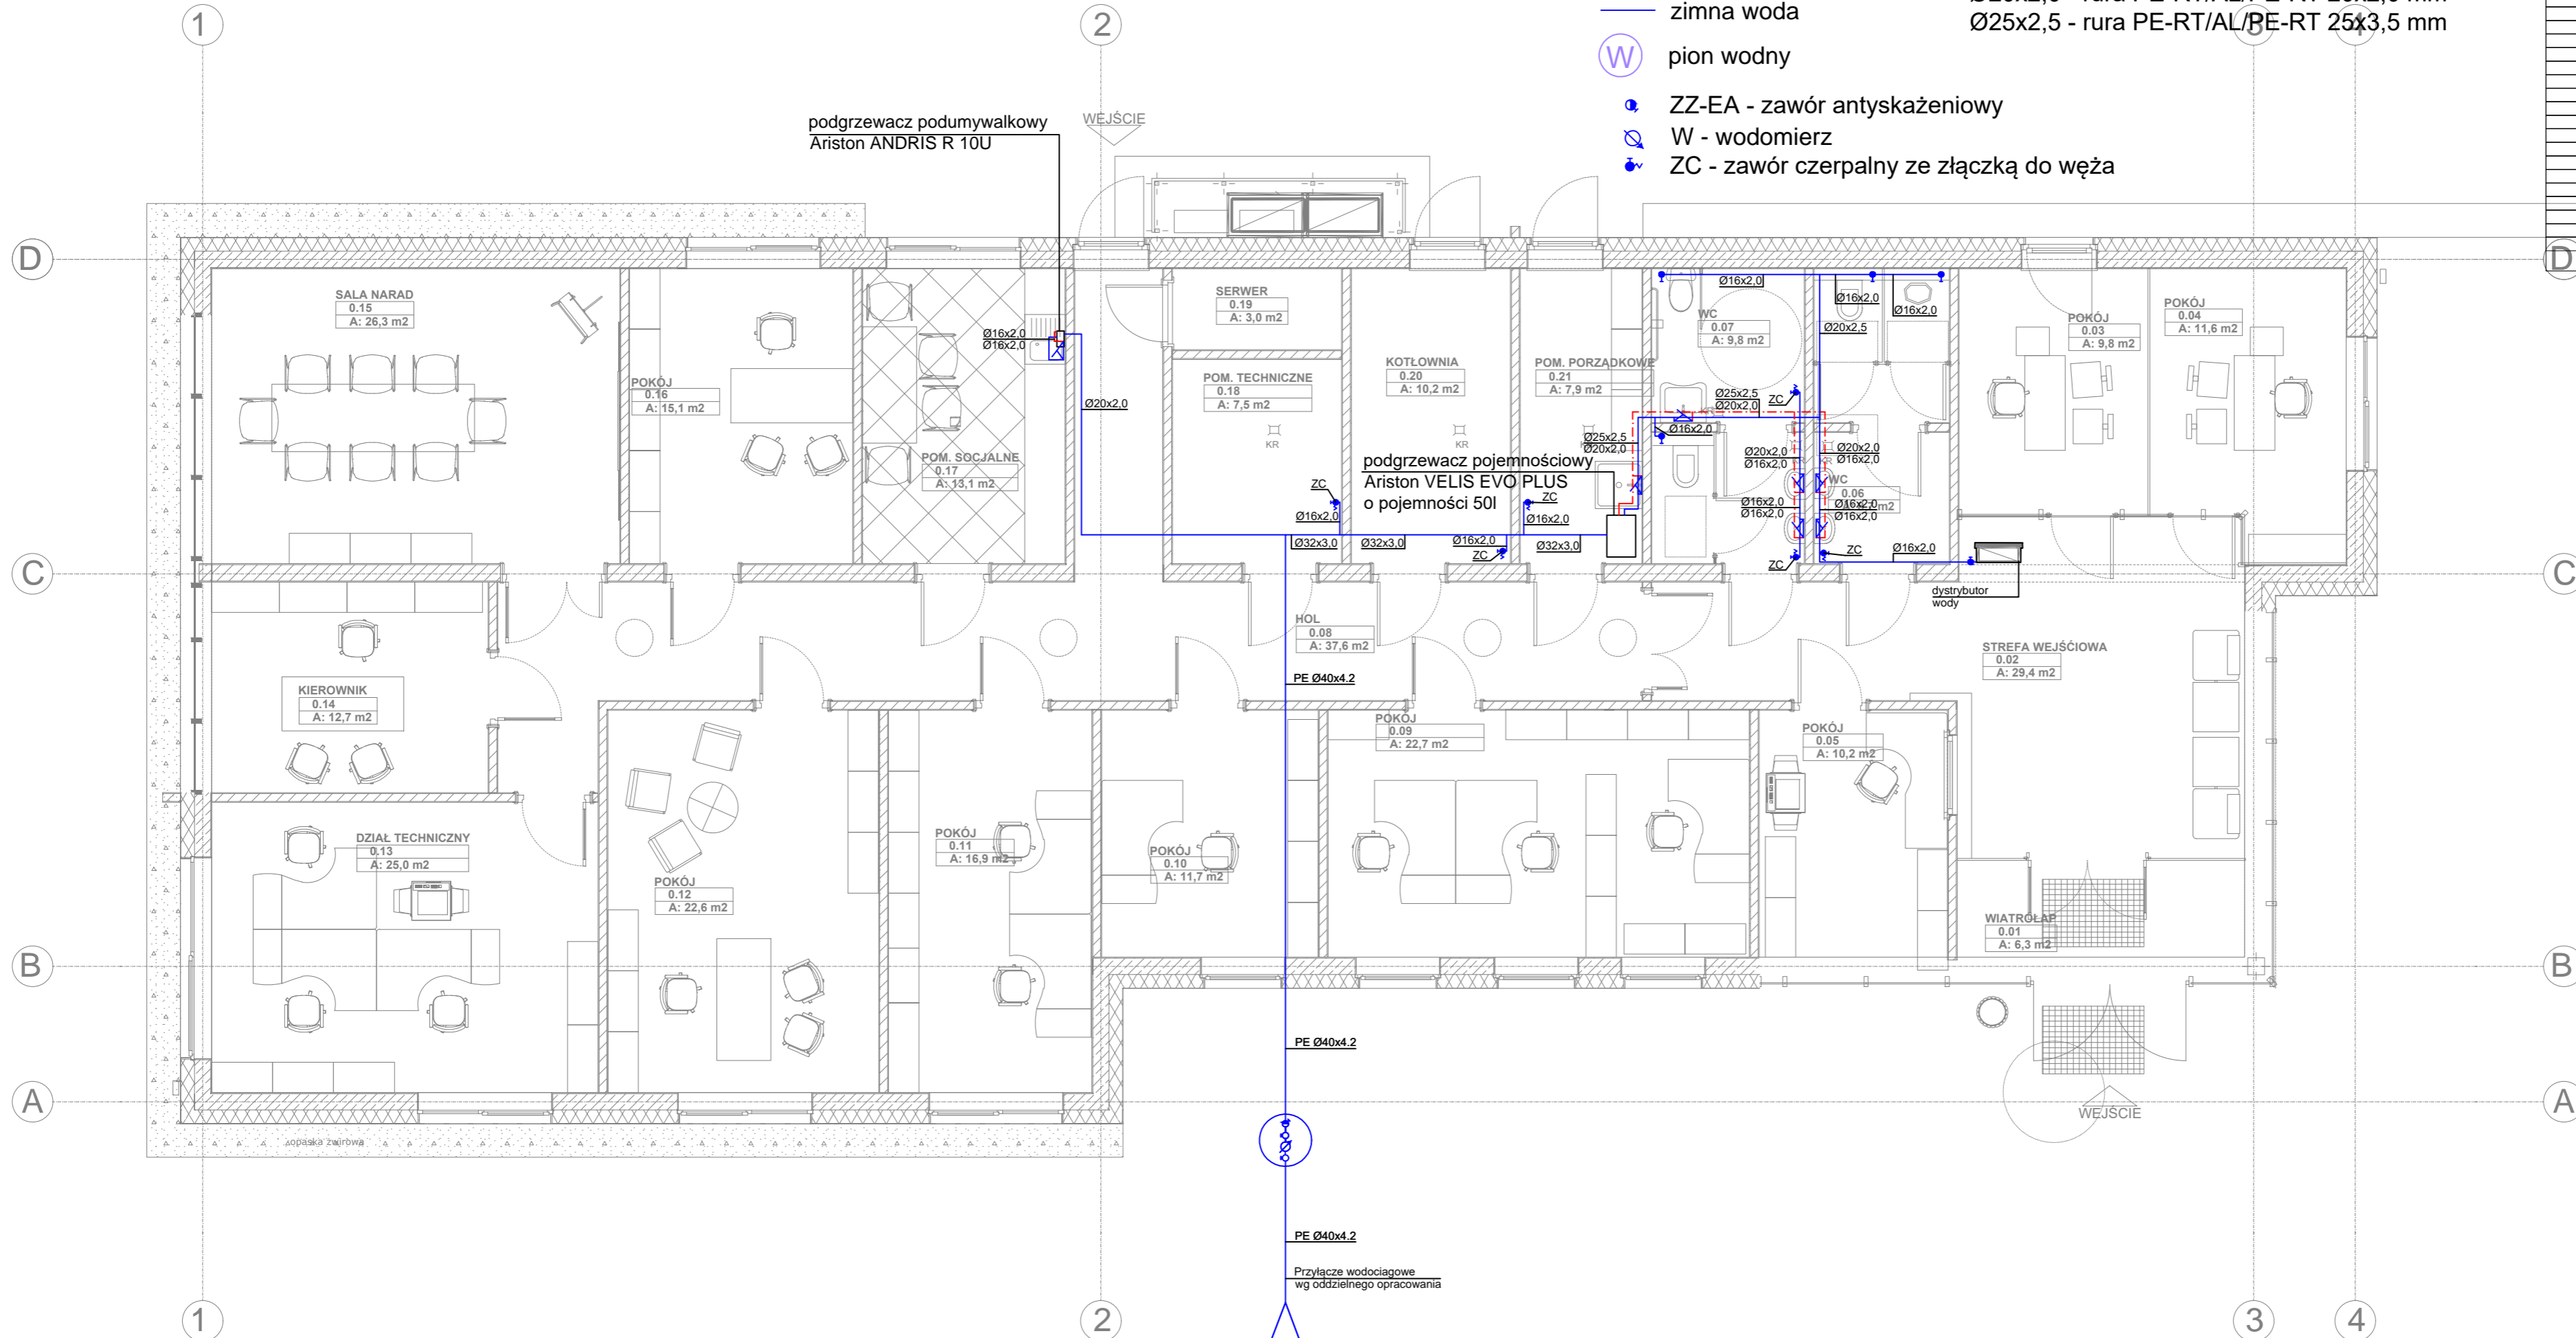

inwestor: Przedsiębiorstwo Wodociągów i Kanalizacji w Zielonce Sp. z o.o.
 05-220 Zielonka ul. Literacka 20
 tytuł: "Budynek biurowy - centrum zarządzania eksploatacją urządzeń wodociągowo-kanalizacyjnych wraz z obsługą klientów FWIK w Zielonce"
 adres: dz. nr ewid. 50/2 obręb 4-90-05 przy ul. Inżynierskiej w Zielonce

jednostka projektowa
QUARTUM
 BIURO PROJEKTOWE
 ul. Kwatery Głównej 46c/16, 04-294 Warszawa
 www.quartum.pl, e: biuro@quartum.pl
 NIP: 544-132-57-16, REGON 200418012

projektanci
 mgr inż. Jacek Jakubiak
 MAZ/0413/PBS/16

nazwa rysunku: RZUT PARTERU
 instalacja z.w. i c.w.u.
 branża: INSTALACJE SANITARNE
 skala: 1:75
 nr rysunku: PB/S/03.0
 faza projektu: PROJEKT BUDOWLANO- WYKONAWCZY
 data: 20.04.2020