

 




RZUT DACHU skala 1:75

LEGENDA:

- - PRZEWODY ZASILAJĄCE INSTALACJI C.O.
- - - - PRZEWODY POWROTNE INSTALACJI C.O.
- 16x2,0 - ŚREDNICA ZEWNĘTRZNA PROJ. RUROCIĄGU PE-Xc
- Dn50 - ŚREDNICA NOMINALNA PROJ. RUROCIĄGU STALOWEGO
-  - GRZEJNIKI PANELOWE
-  - GRZEJNIKI ŁAZIENKOWE
-  - ROZDZIELACZ

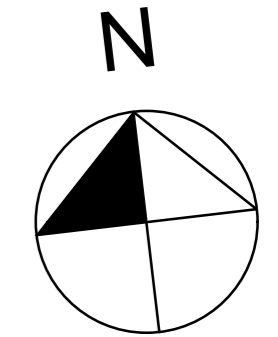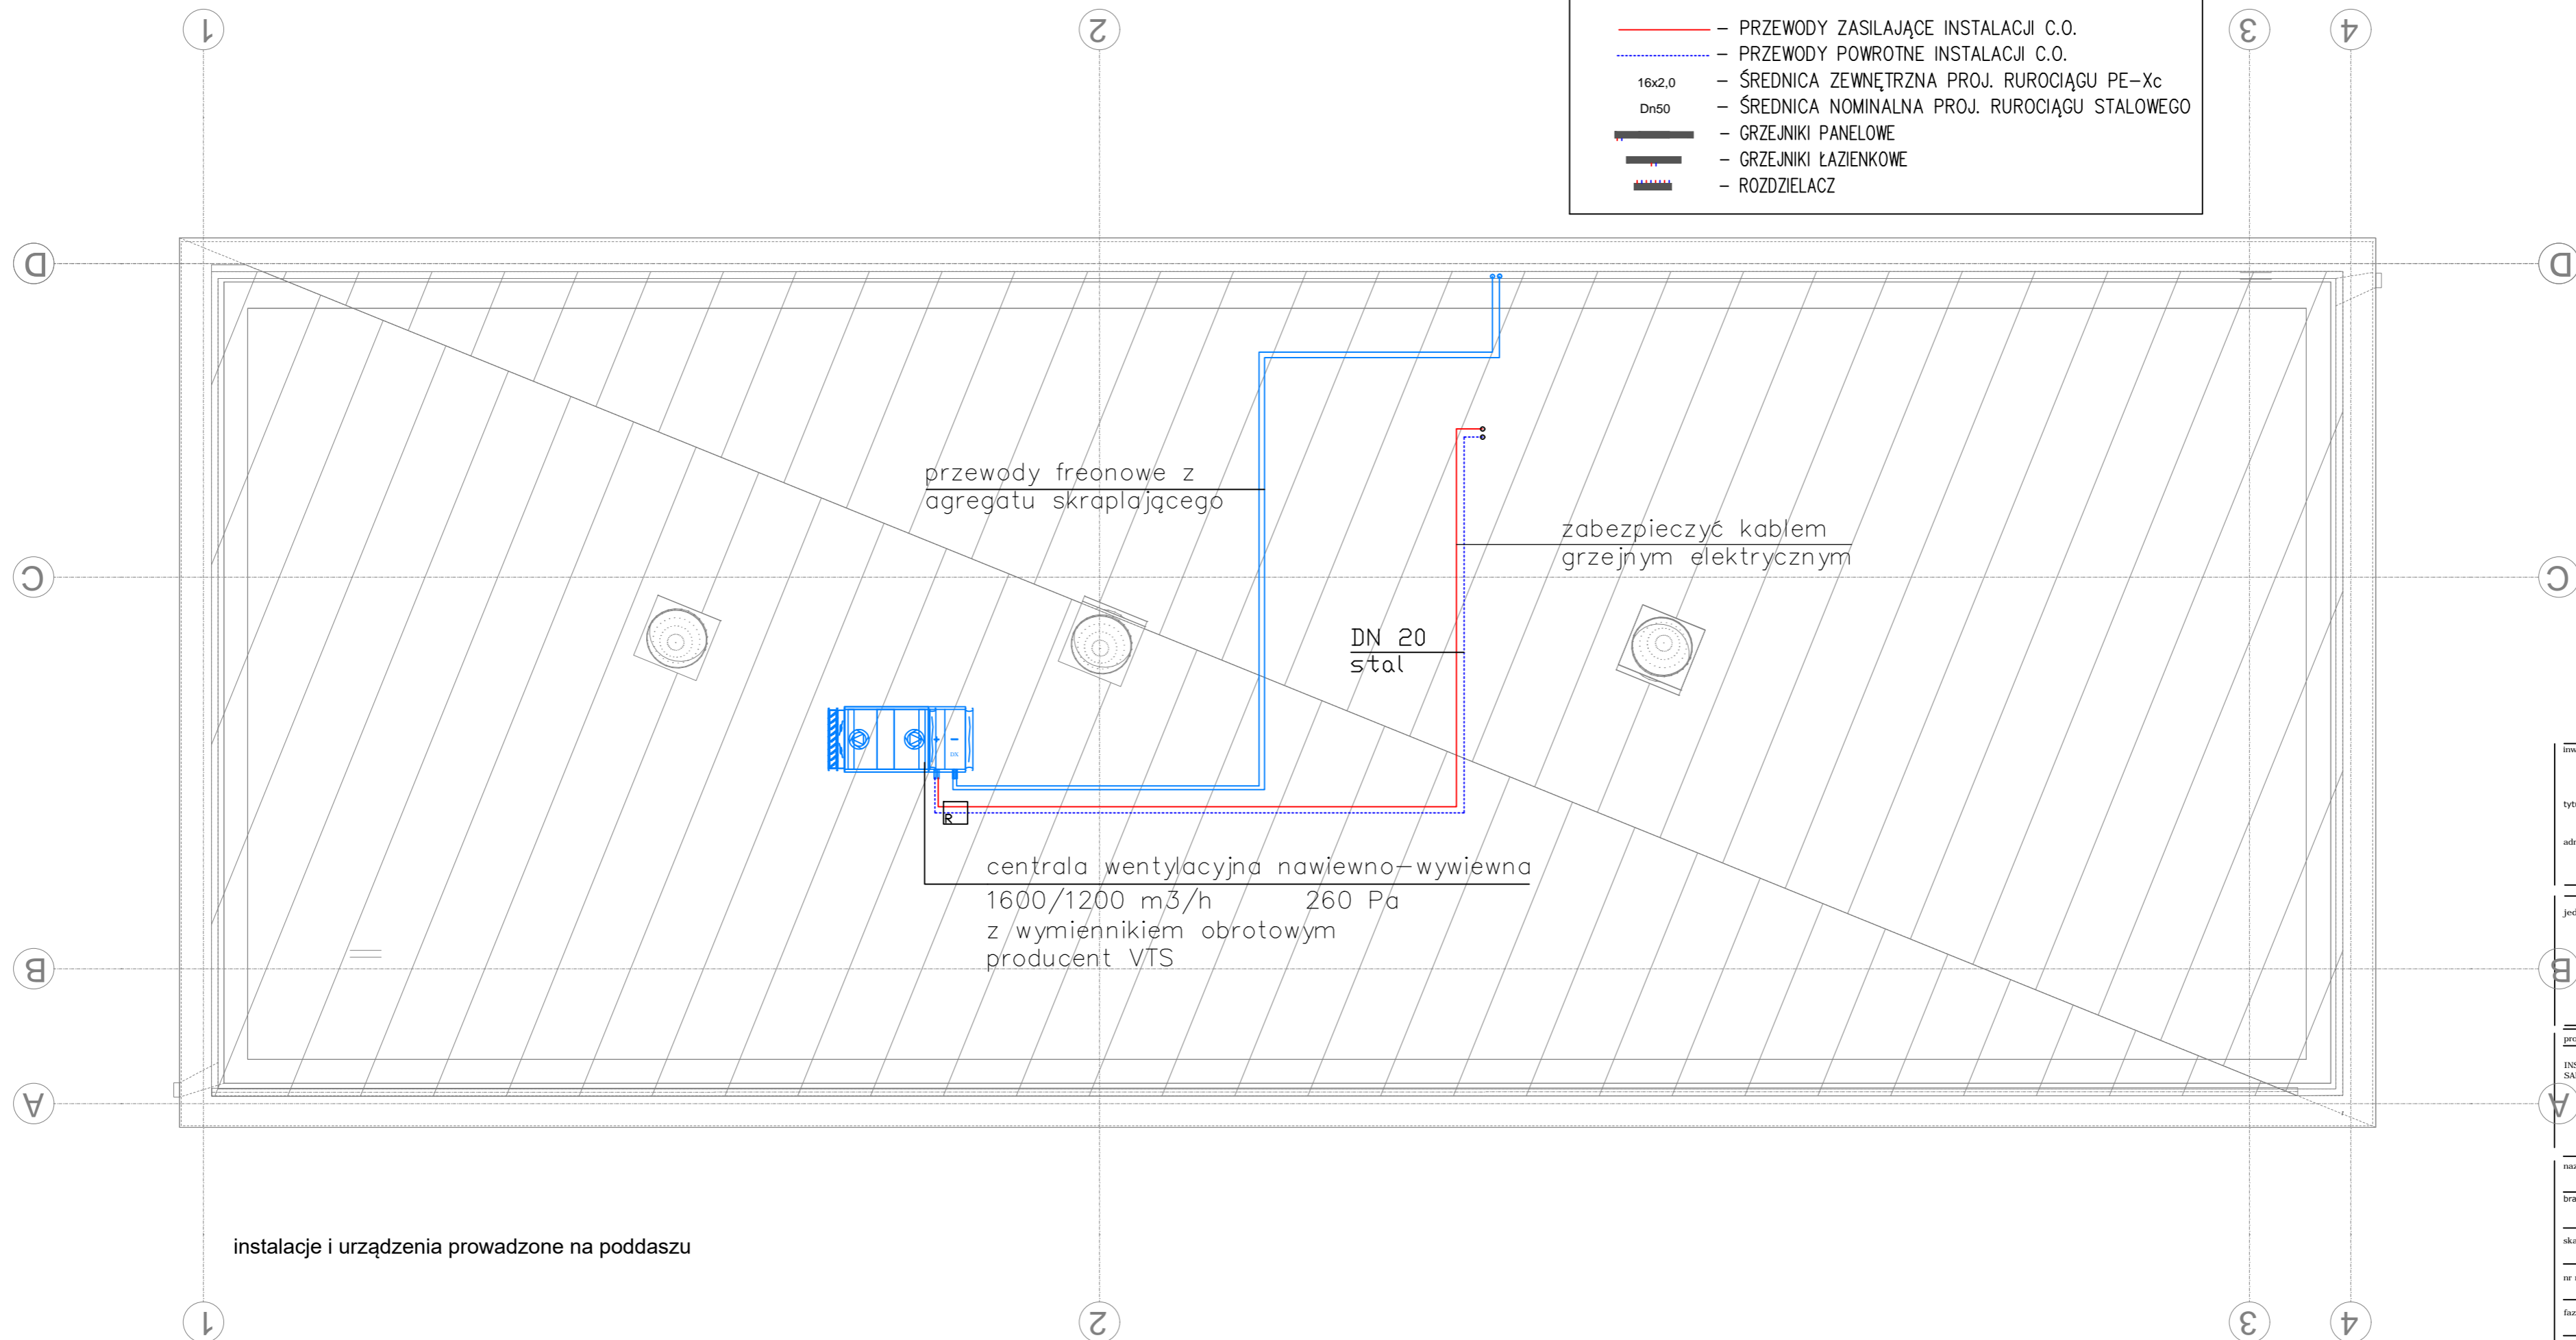

inwestor: Przedsiębiorstwo Wodociągów i Kanalizacji
w Zielonce Sp. z o.o.
05-220 Zielonka ul. Literacka 20
tytuł: "Budynek biurowy - centrum zarządzania
eksploatacją urządzeń
wodociągowo-kanalizacyjnych wraz z obsługą
klientów FWiK w Zielonce
adres: dz. nr ewid. 50/2 obręb 4-90-05
przy ul. Inżynierskiej w Zielonce

jednostka projektowa
QUARTUM
BIURO PROJEKTOWE
ul. Kwatery Głównej 46c/16, 04-294 Warszawa
www.quartum.pl, e: biuro@quartum.pl
NIP: 544-132-57-16, REGON 200418012

projektanci
mgr inż.
Jacek Jakubiak
MAZ/0413/PBS/16

nazwa rysunku: RZUT PODDASZA
INSTALACJA GRZEWCZA
branża: INSTALACJE SANITARNE
skala: 1:75
nr rysunku: PB/S/06.0
faza projektu: PROJEKT BUDOWLANO- WYKONAWCZY
data: 20.04.2020