







RZUT PODDASZA skala 1:75

Legenda :

-  przewód nawiewny typu Spiro
-  przewód wywiewny typu Spiro
-  50 m³/h zawór wentylacyjny nawiewny
-  50 m³/h zawór wentylacyjny wywiewny

ZESTAWIENIE POWIERZCHNI UŻYTKOWEJ PRZYZIEMIA m² FL/		
NR POMIESZCZENIA (Zone Number)	NAZWA POMIESZCZENIA (Zone Name)	POW. UŻYTKOWA /Area/
0.01	WIĄTRÓLAP	6,34
0.02	STREFA WEJŚCIOWA	29,35
0.03	POKOJ	9,81
0.04	POKOJ	11,65
0.05	POKOJ	10,21
0.06	WC	8,71
0.07	WC	9,83
0.08	HOL	37,59
0.09	POKOJ	22,70
0.10	POKOJ	11,72
0.11	POKOJ	16,88
0.12	POKOJ	22,60
0.13	DZIAŁ TECHNICZNY	24,99
0.14	KIEROWNIK	12,71
0.15	SALA NARAD	26,29
0.16	POKOJ	15,13
0.17	POM. SOCJALNE	13,08
0.18	POM. TECHNICZNE	7,53
0.19	SERWER	3,00
0.20	KOTŁOWNIA	10,25
0.21	POM. PORZĄDKOWE	7,88
		318,25 m²

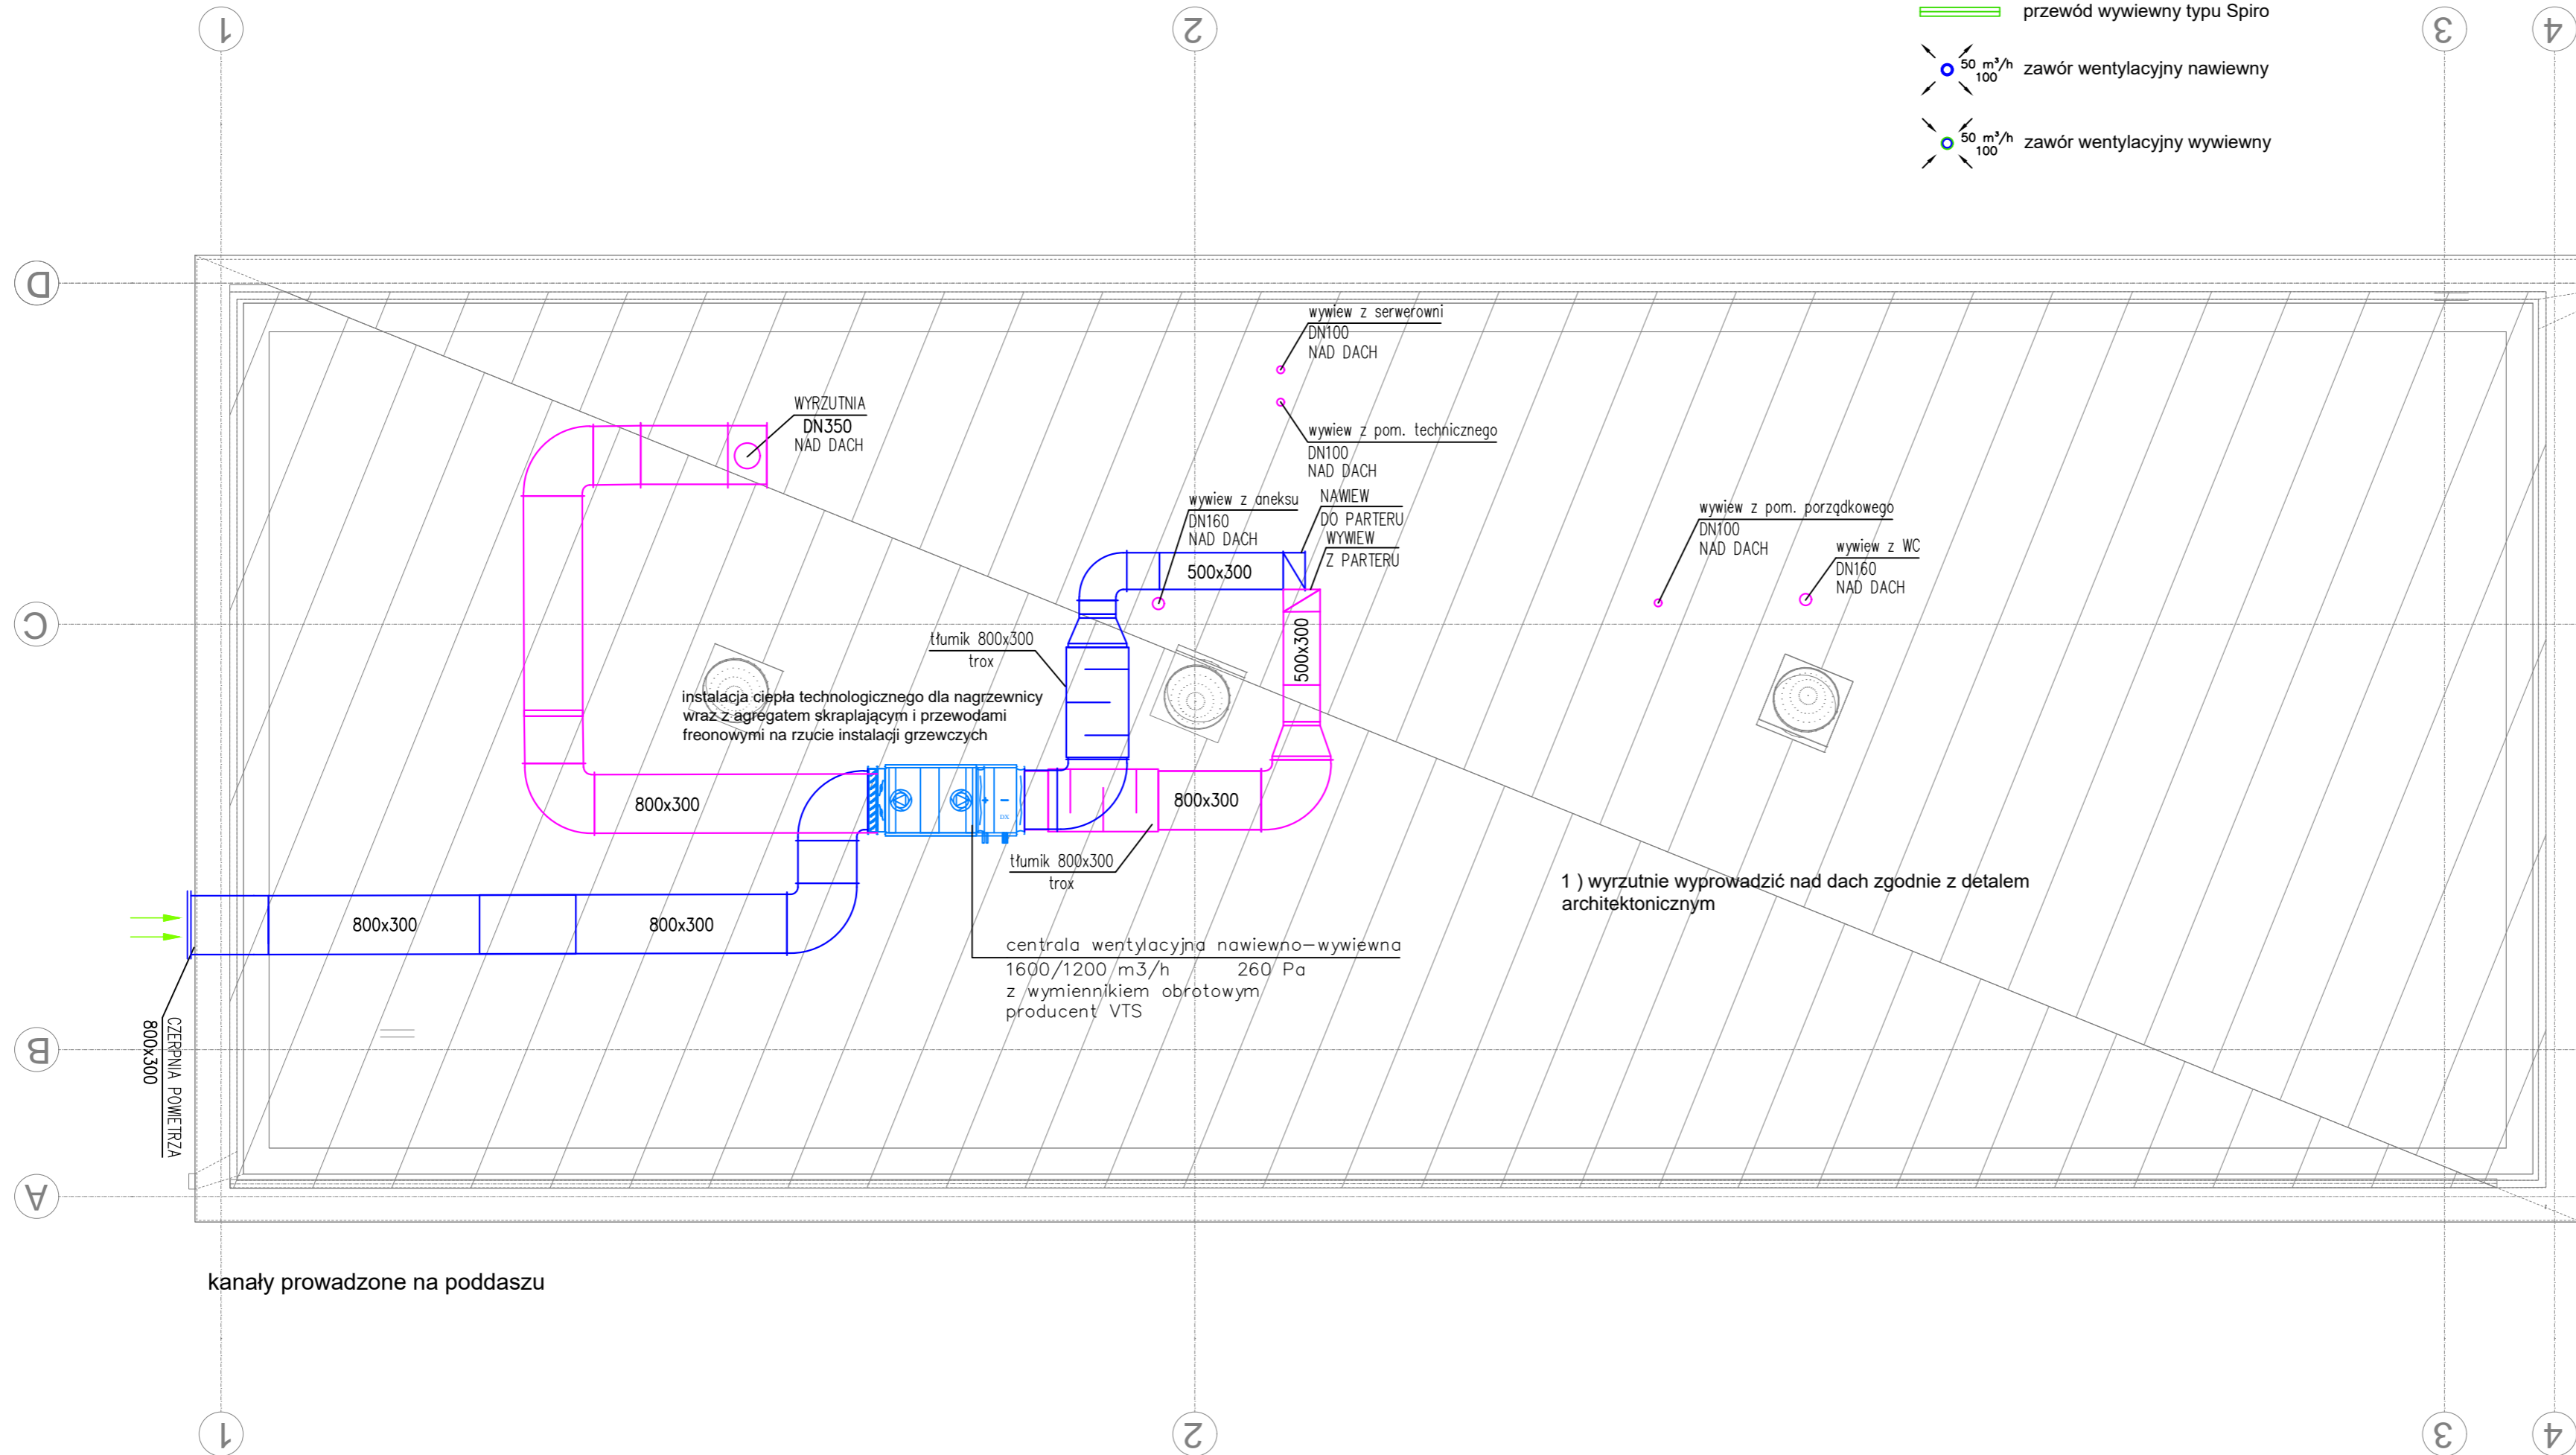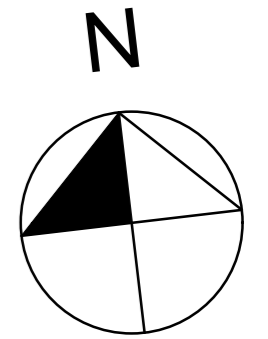

inwestor: Przedsiębiorstwo Wodociągów i Kanalizacji w Zielonce Sp. z o.o.
05-220 Zielonka ul. Literacka 20
tytuł: "Budynek biurowy - centrum zarządzania eksploatacją urządzeń wodociągowo-kanalizacyjnych wraz z obsługą klientów FWIK w Zielonce"
adres: dz. nr ewid. 50/2 obręb 4-90-05 przy ul. Inżynierskiej w Zielonce

jednostka projektowa
QUARTUM
BIURO PROJEKTOWE
ul. Kwatery Głównej 46c/16, 04-294 Warszawa
www.quartum.pl, e: biuro@quartum.pl
NIP: 544-132-57-16, REGON 200418012

projektanci
mgr inż. **Jacek Jakubiak**
MAZ/0413/PBS/16

nazwa rysunku: RZUT PODDASZA
INSTALACJA WENTYLACJI
branża: INSTALACJE SANITARNE
skala: 1:75
nr rysunku: PB/S/011.0
faza projektu: PROJEKT BUDOWLANO- WYKONAWCZY
data: 20.04.2020