
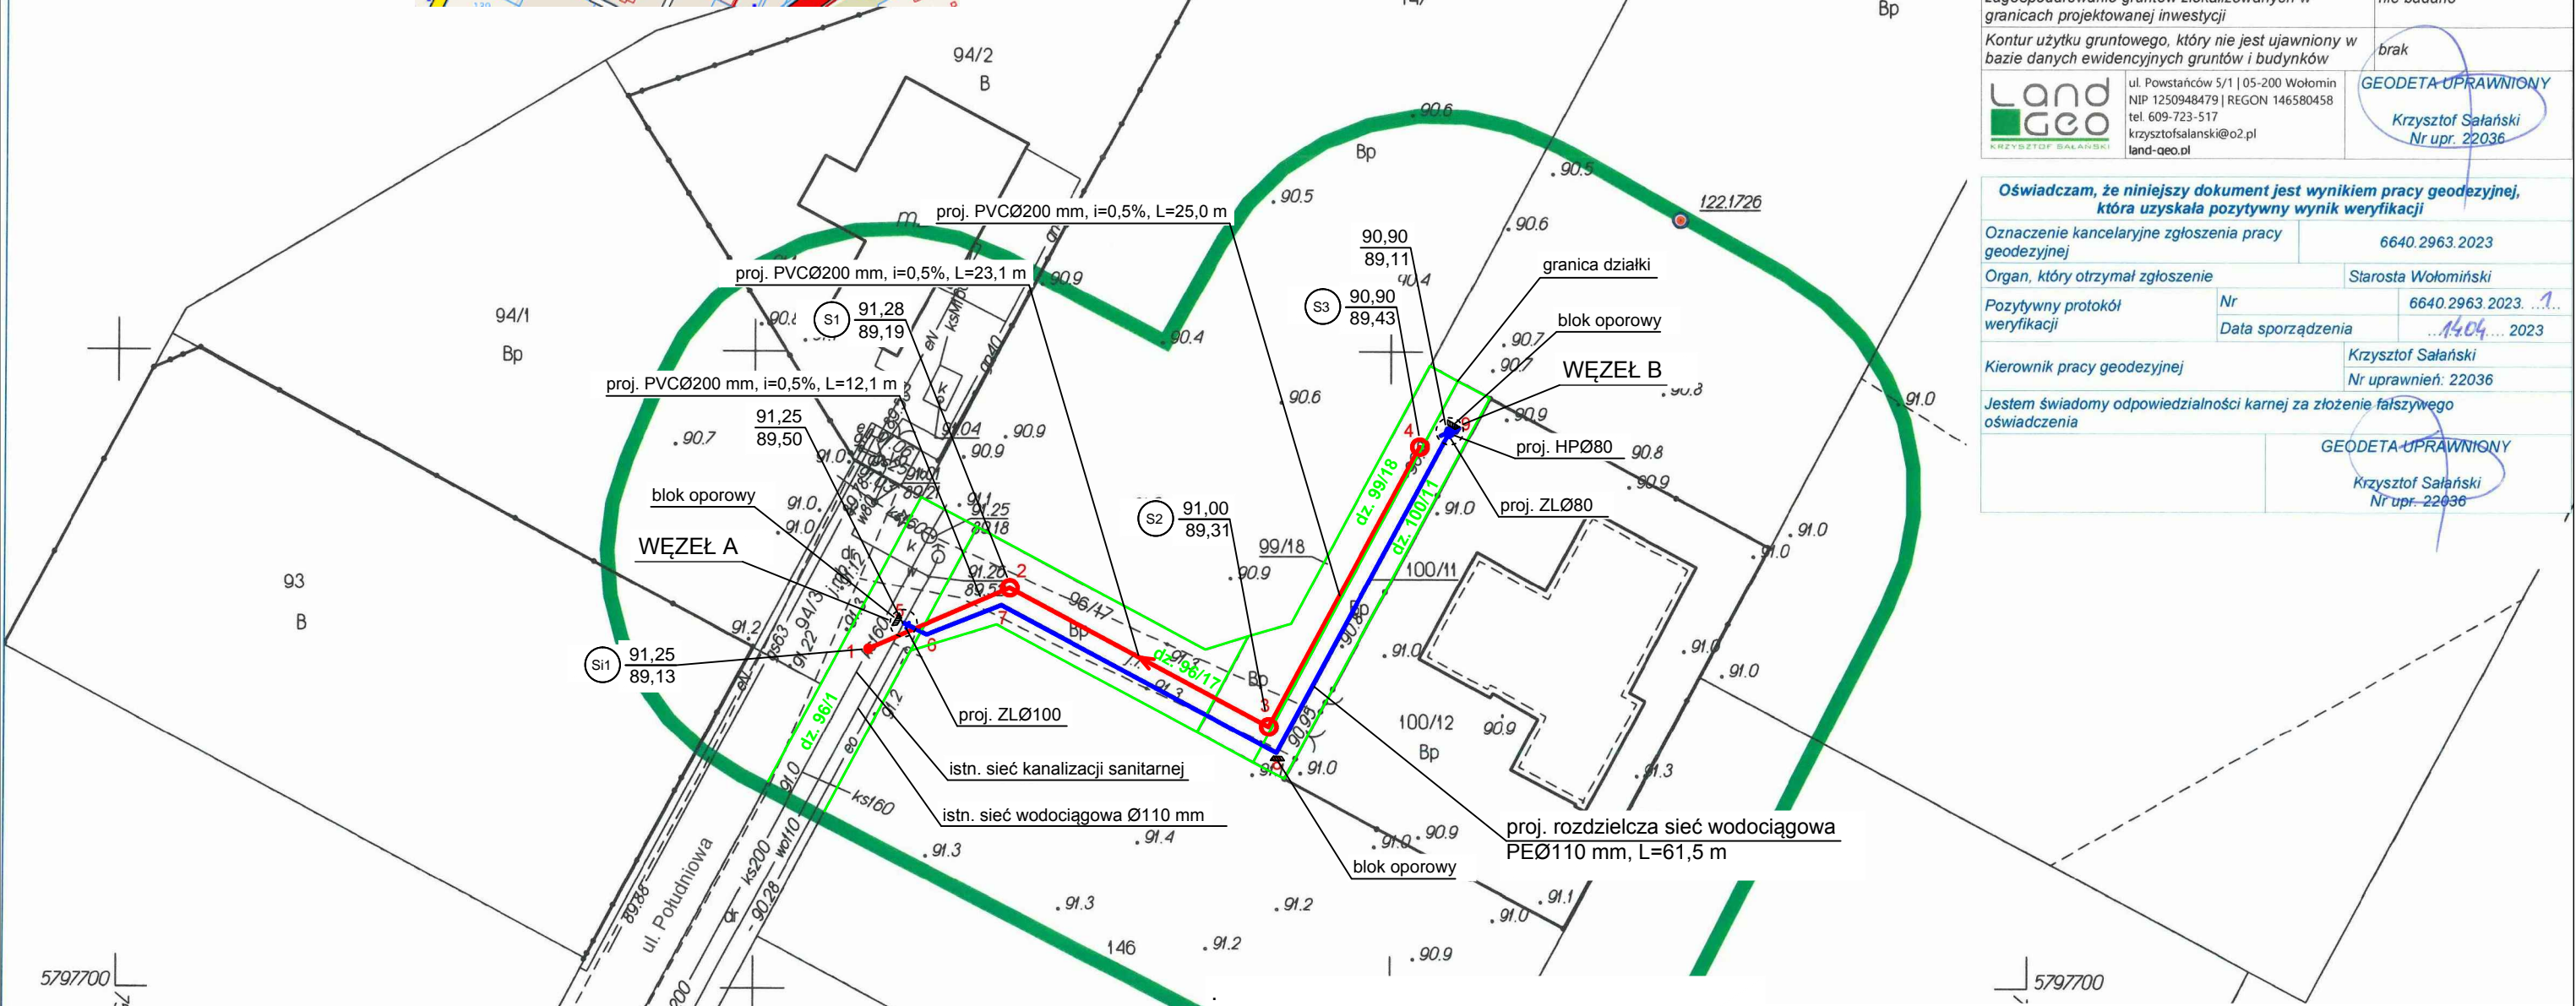


- sieci kanalizacji sanitarnej w pkt. 1+4
 - sieci wodociągowej w pkt. 5+9
 - hydrant ppoż. w pkt. 9
- Średnica studni:
- Ø1,2m w pkt. 2, 3, 4
 - Ø425mm w pkt. 1

Projektant: Grażyna Ośko
dn. 27.04.2023 r.

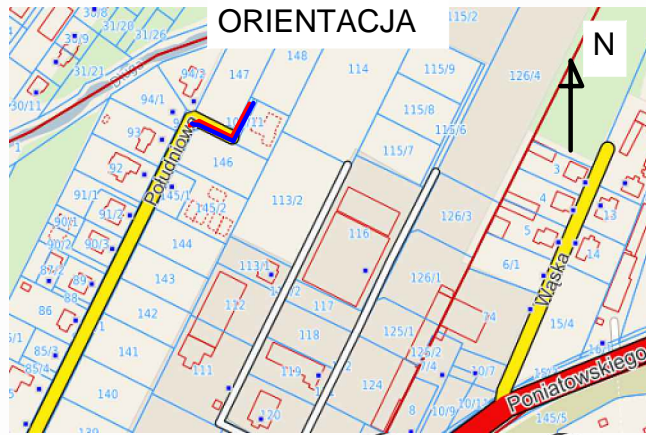

MAPA DO CELÓW PROJEKTOWYCH		
Oznaczenie kancelaryjne zgłoszenia pracy geodezyjnej	6640.2963.2023	
Miejscowość	Zielonka ul. Południowa	
Jednostka ewidencyjna	identyfikator	143404_1
	nazwa	Zielonka
Obręb ewidencyjny	identyfikator	0050
	nazwa	5-40-09
Data opracowania mapy	11.04.2023	
Skala mapy	1:500	
Nazwa układu współrzędnych	Prostokątnych płaskich	2000/7
	wysokościowych	PL-EVRF2007-NH
Oznaczenie granic obszaru, który był przedmiotem aktualizacji	[Symbol]	
Służebności gruntowe mające wpływ na zagospodarowanie gruntów zlokalizowanych w granicach projektowanej inwestycji	nie badano	
Kontur użytku gruntowego, który nie jest ujawniony w bazie danych ewidencyjnych gruntów i budynków	brak	
Land GEO KRZYSZTOF SALAŃSKI	ul. Powstańców 5/1 05-200 Wołomin NIP 1250948479 REGON 146580458 tel. 609-723-517 krzysztof.salanski@o2.pl land-geo.pl	GEODETA UPRAWNIONY Krzysztof Salański Nr upr. 22036

Oświadczam, że niniejszy dokument jest wynikiem pracy geodezyjnej, która uzyskała pozytywny wynik weryfikacji

Oznaczenie kancelaryjne zgłoszenia pracy geodezyjnej	6640.2963.2023	
Organ, który otrzymał zgłoszenie	Starosta Wołomiński	
Pozytywny protokół weryfikacji	Nr	6640.2963.2023...1
	Data sporządzenia	14.04.2023
Kierownik pracy geodezyjnej	Krzysztof Salański Nr uprawnień: 22036	
Jestem świadomy odpowiedzialności karnej za złożenie fałszywego oświadczenia	GEODETA UPRAWNIONY Krzysztof Salański Nr upr. 22036	

5797700
115/1
Za zgodność mapy z oryginałem:
dn. 27.04.2023 r.

mgr inż. Grażyna Danuta Ośko
Upr. bud. do proj. i kier. rob. bud bez ograniczeń w specjalności instal. inżynierskiej w zakresie sieci sanitarnych:
Nr Wa-507/94 i Wa-995/94
G.Ośko

LEGENDA	
	proj. rozdzielcza sieć wodociągowa
	proj. sieć kanalizacji sanitarnej
	proj. hydrant
S1-S3	proj. studnie Ø1,2 m
Si1	proj. studnia Ø425 mm
	granica działki
dz. 96/1	numer działki

Jednostka projektowa:	PROJEKTOWANIE I NADZOROWANIE SIECI I INSTALACJI SANITARNYCH mgr inż. GRAŻYNA OŚKO ul. BRZOZOWA 24A, 05-230 KOBYŁKA, Biuro: ul. Sikorskiego 1B/2, 05-200 Wołomin, tel. 600 894 983			
Funkcja	Imię i nazwisko	Nr uprawnienia	Specjalność	Podpis
Projektowała:	mgr inż. Grażyna Ośko	Wa-507/94	instalacyjno-inżynierska w zakresie sieci sanitarnych: do sporządzania projektów sieci wodociągowych, kanalizacyjnych, gazowych i ciepłych uzbrojenia terenu	
Sprawdził:	mgr inż. Paweł Wyszulek	MAZ/0146/POOS/13	instalacyjnej w zakresie sieci, instalacji i urządzeń ciepłych, wentylacyjnych, gazowych wodociągowych i kanalizacyjnych	
Temat:		P. B. budowy rozdzielczej sieci wodociągowej oraz sieci kanalizacji sanitarnej zlokalizowanych w Zielonce na terenie dz. nr ew. 96/17, 99/18, 100/11 obręb 5-40-09 z włączeniem do istniejących sieci w ul. Południowej.		Branża: SANITARNA
Inwestycja zlok. na dz. nr ew. 96/1, 96/17, 99/18, 100/11 obręb 5-40-09, j.ew. Zielonka, powiat wołomiński.				Data: 31.05.2023r.
Przedsiębiorstwo Wodociągów i Kanalizacji w Zielonce Sp. z o.o. Inwestor: ul. Inżynierska 1A, 05-220 Zielonka				Nr rysunku: 1
Nazwa rysunku: Projekt zagospodarowania terenu				Skala: 1 : 500